

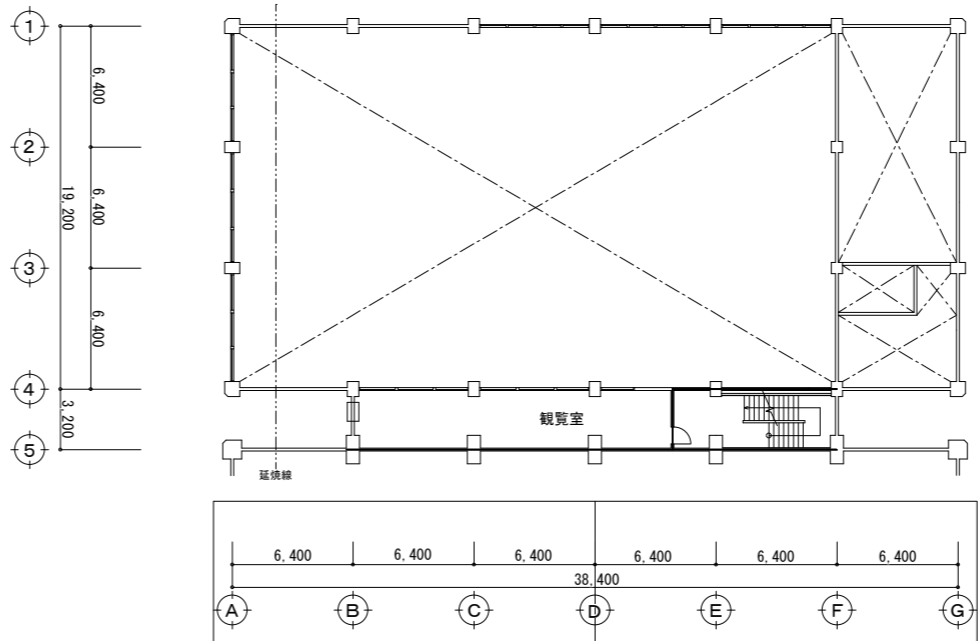



2階平面図 1 : 400

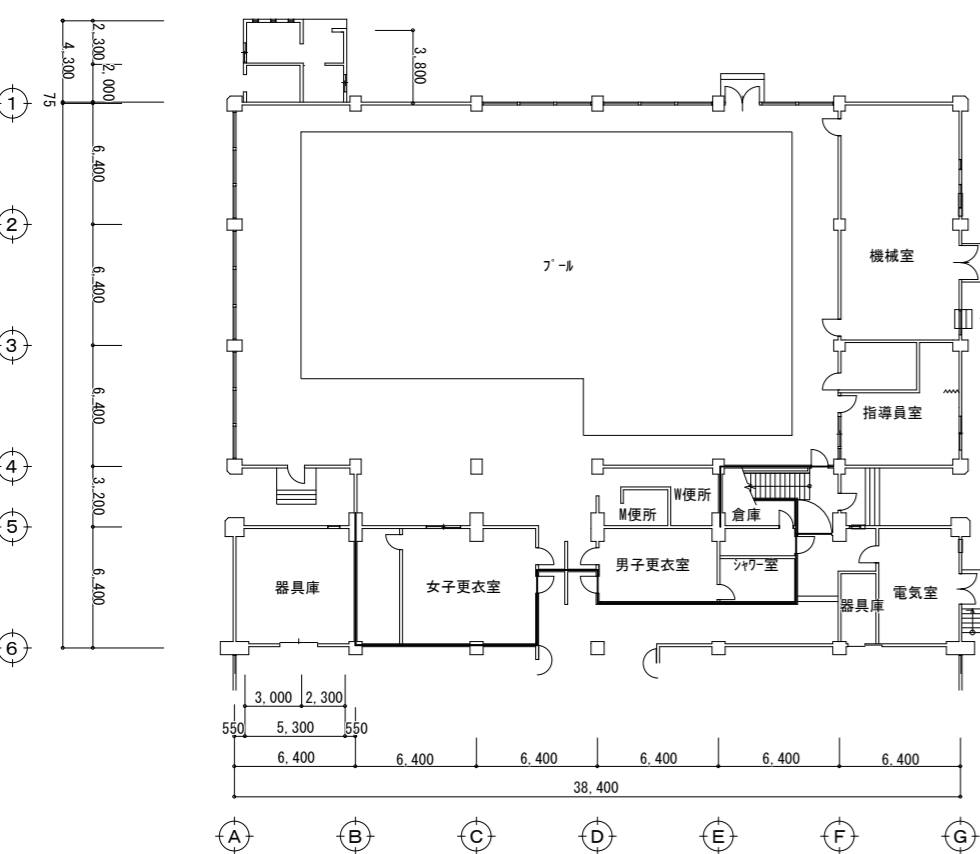

1階天井伏図 1 : 400



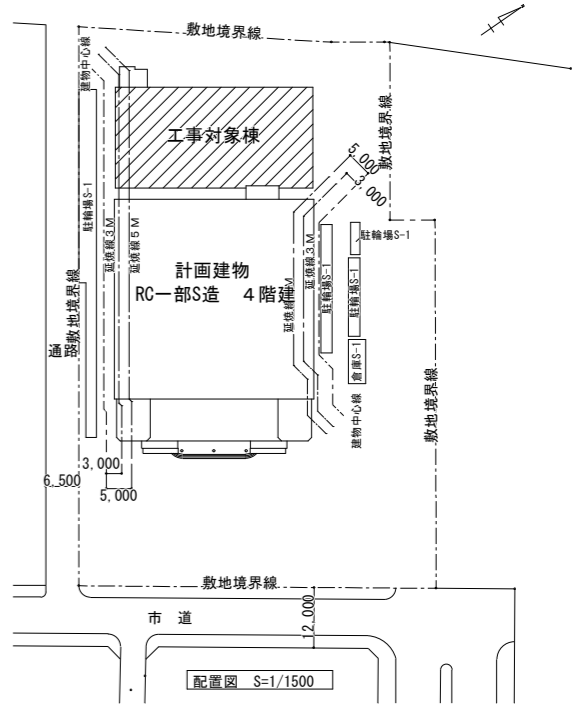


1階平面図 1 : 400

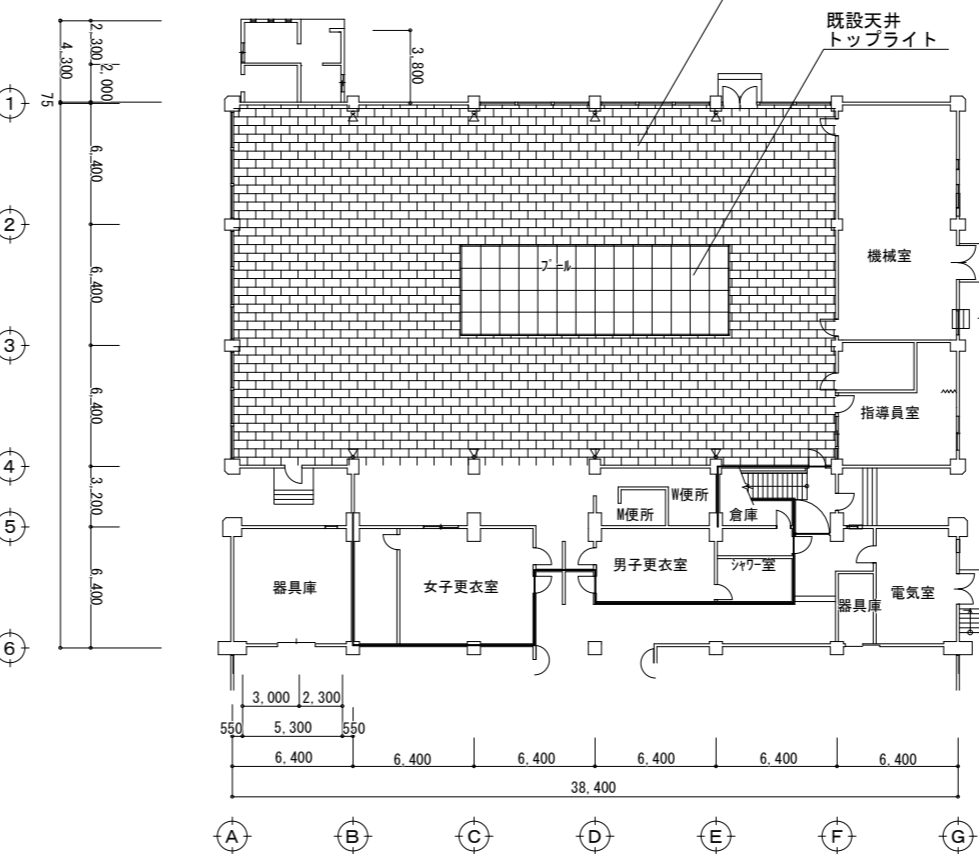

2階天井伏図 1 : 400

令和5年度			1 / 1
委託名	龍野体育館温水プール天井等改修工事設計業務委託	縮尺	
図名	1・2階平面図、1・2階天井伏図、配置図【参考図】	S=1/400 S=1/1500	

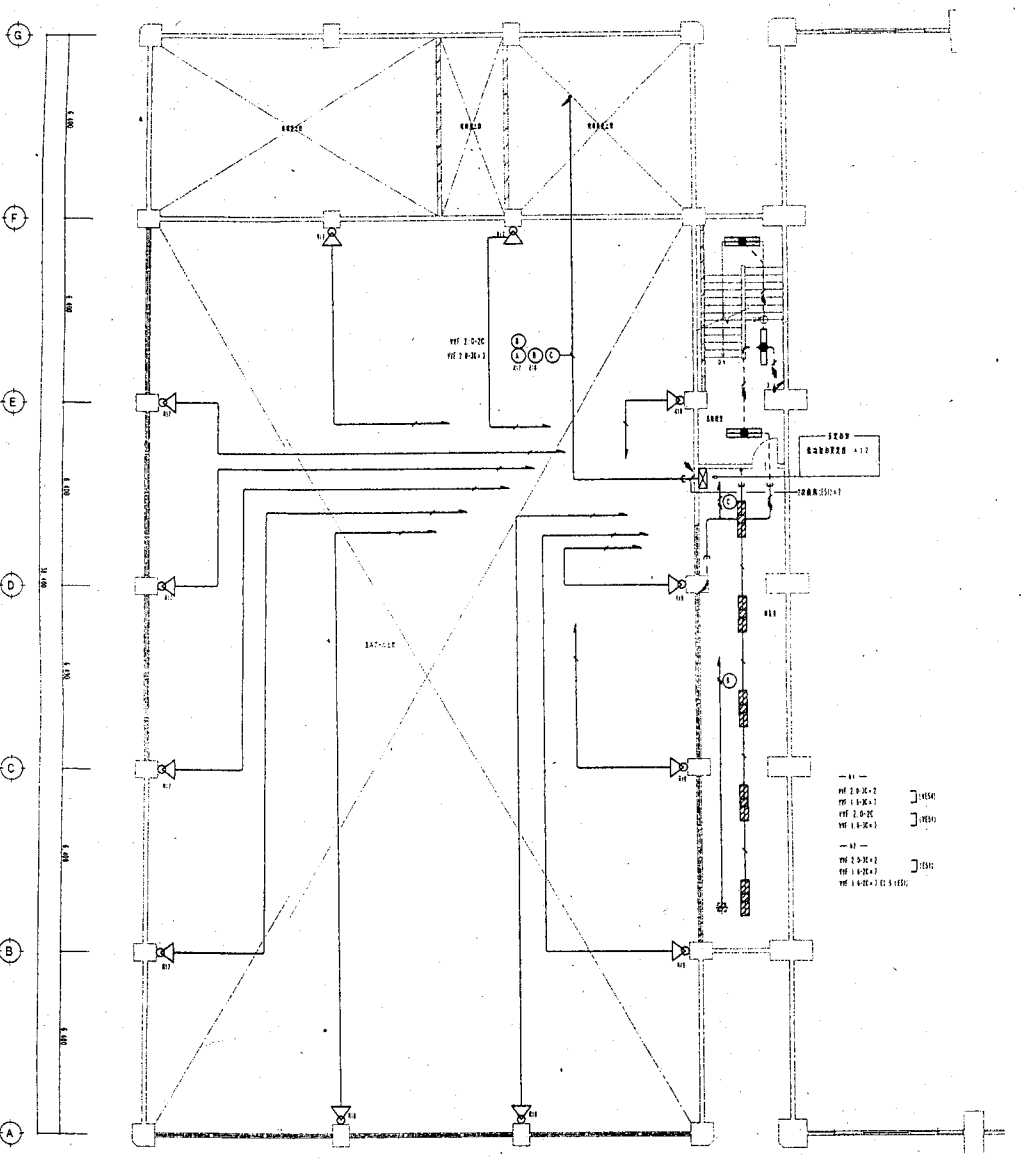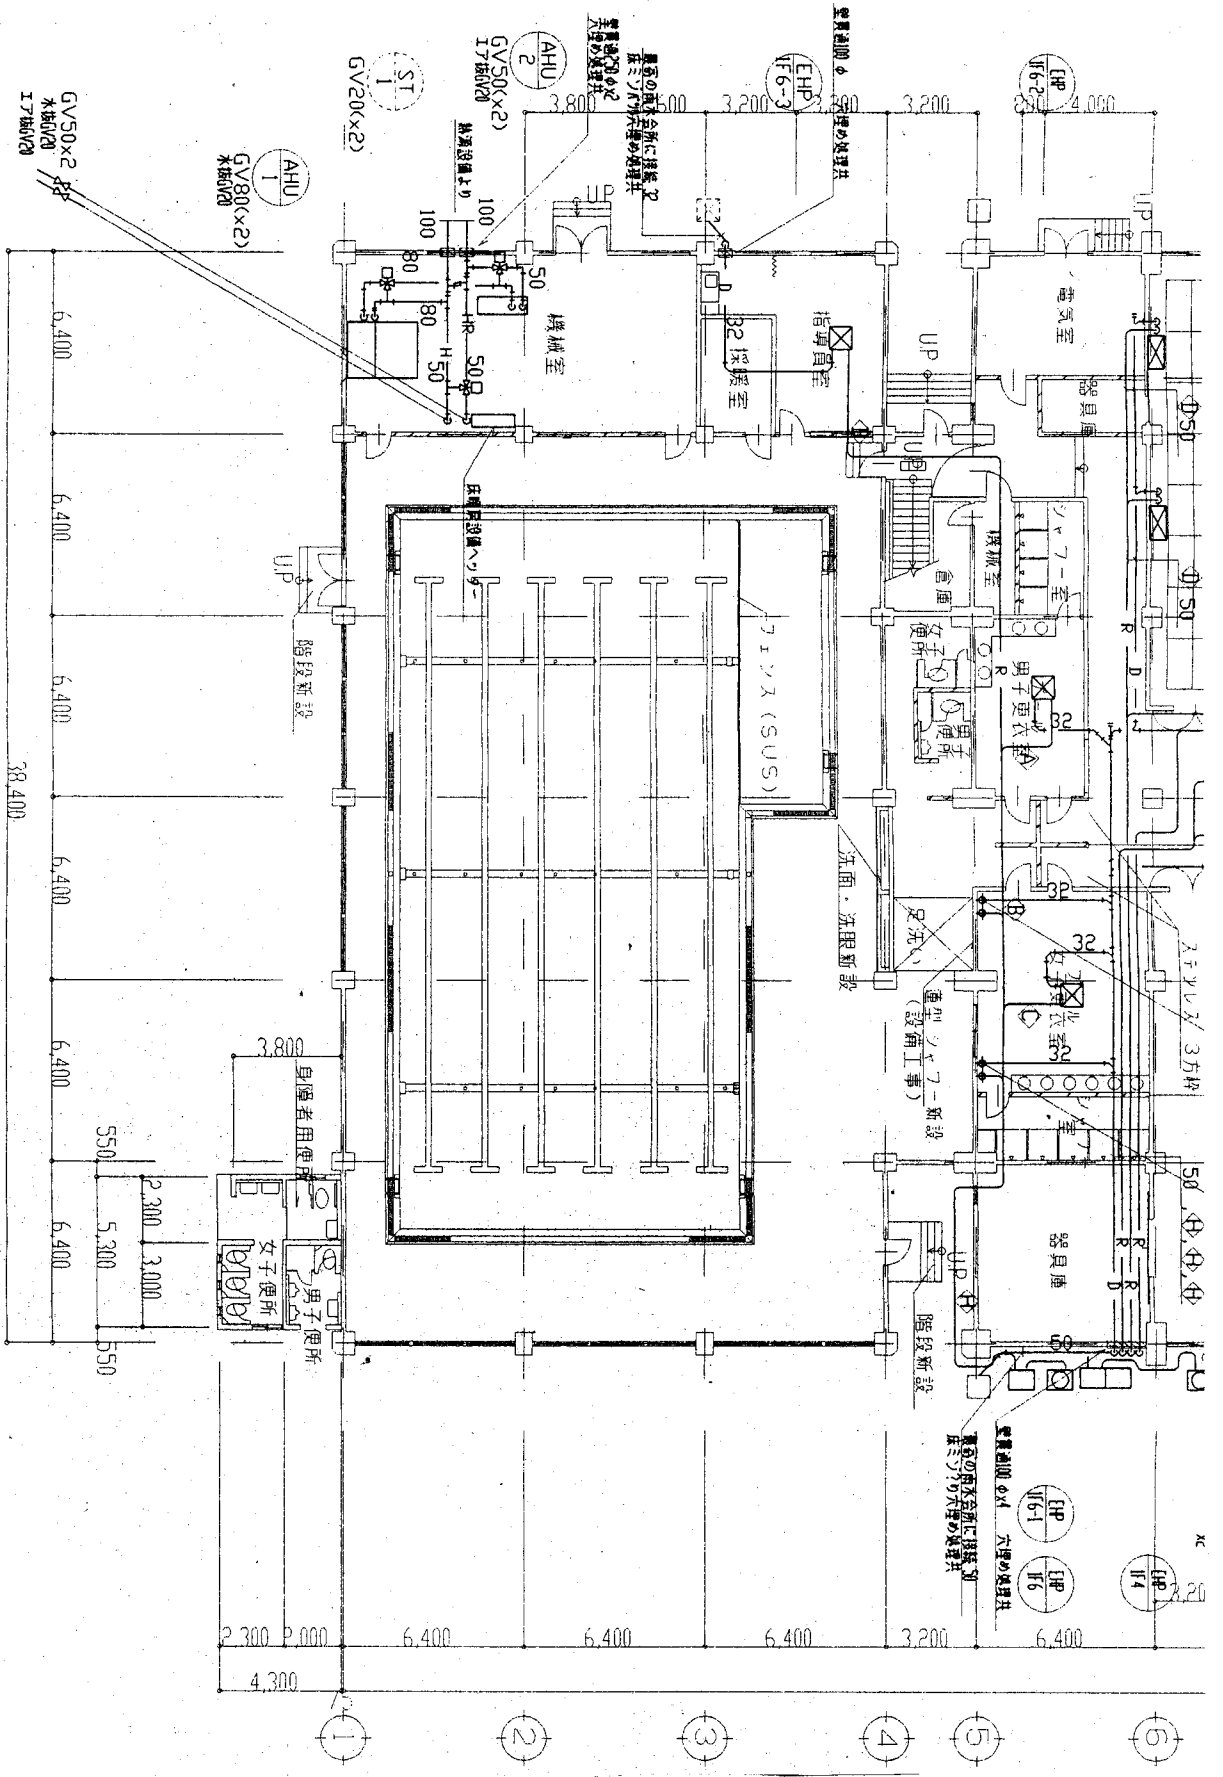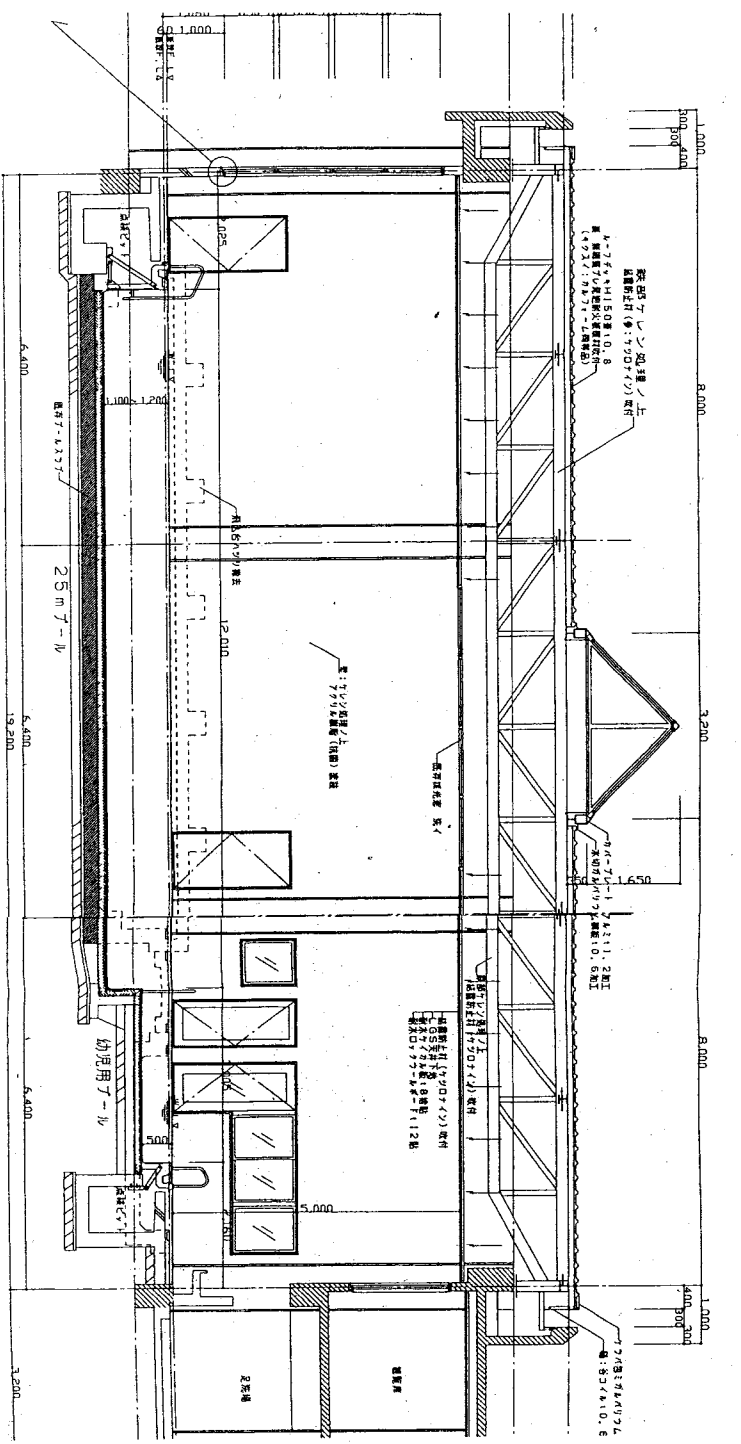

令和5年度	2
委託名	龍野体育館水ホール天井等改修工事設計業務委託
図名	建築図、電気設備図、機械設備図【参考図】
縮尺	S=1/400 S=1/1500