



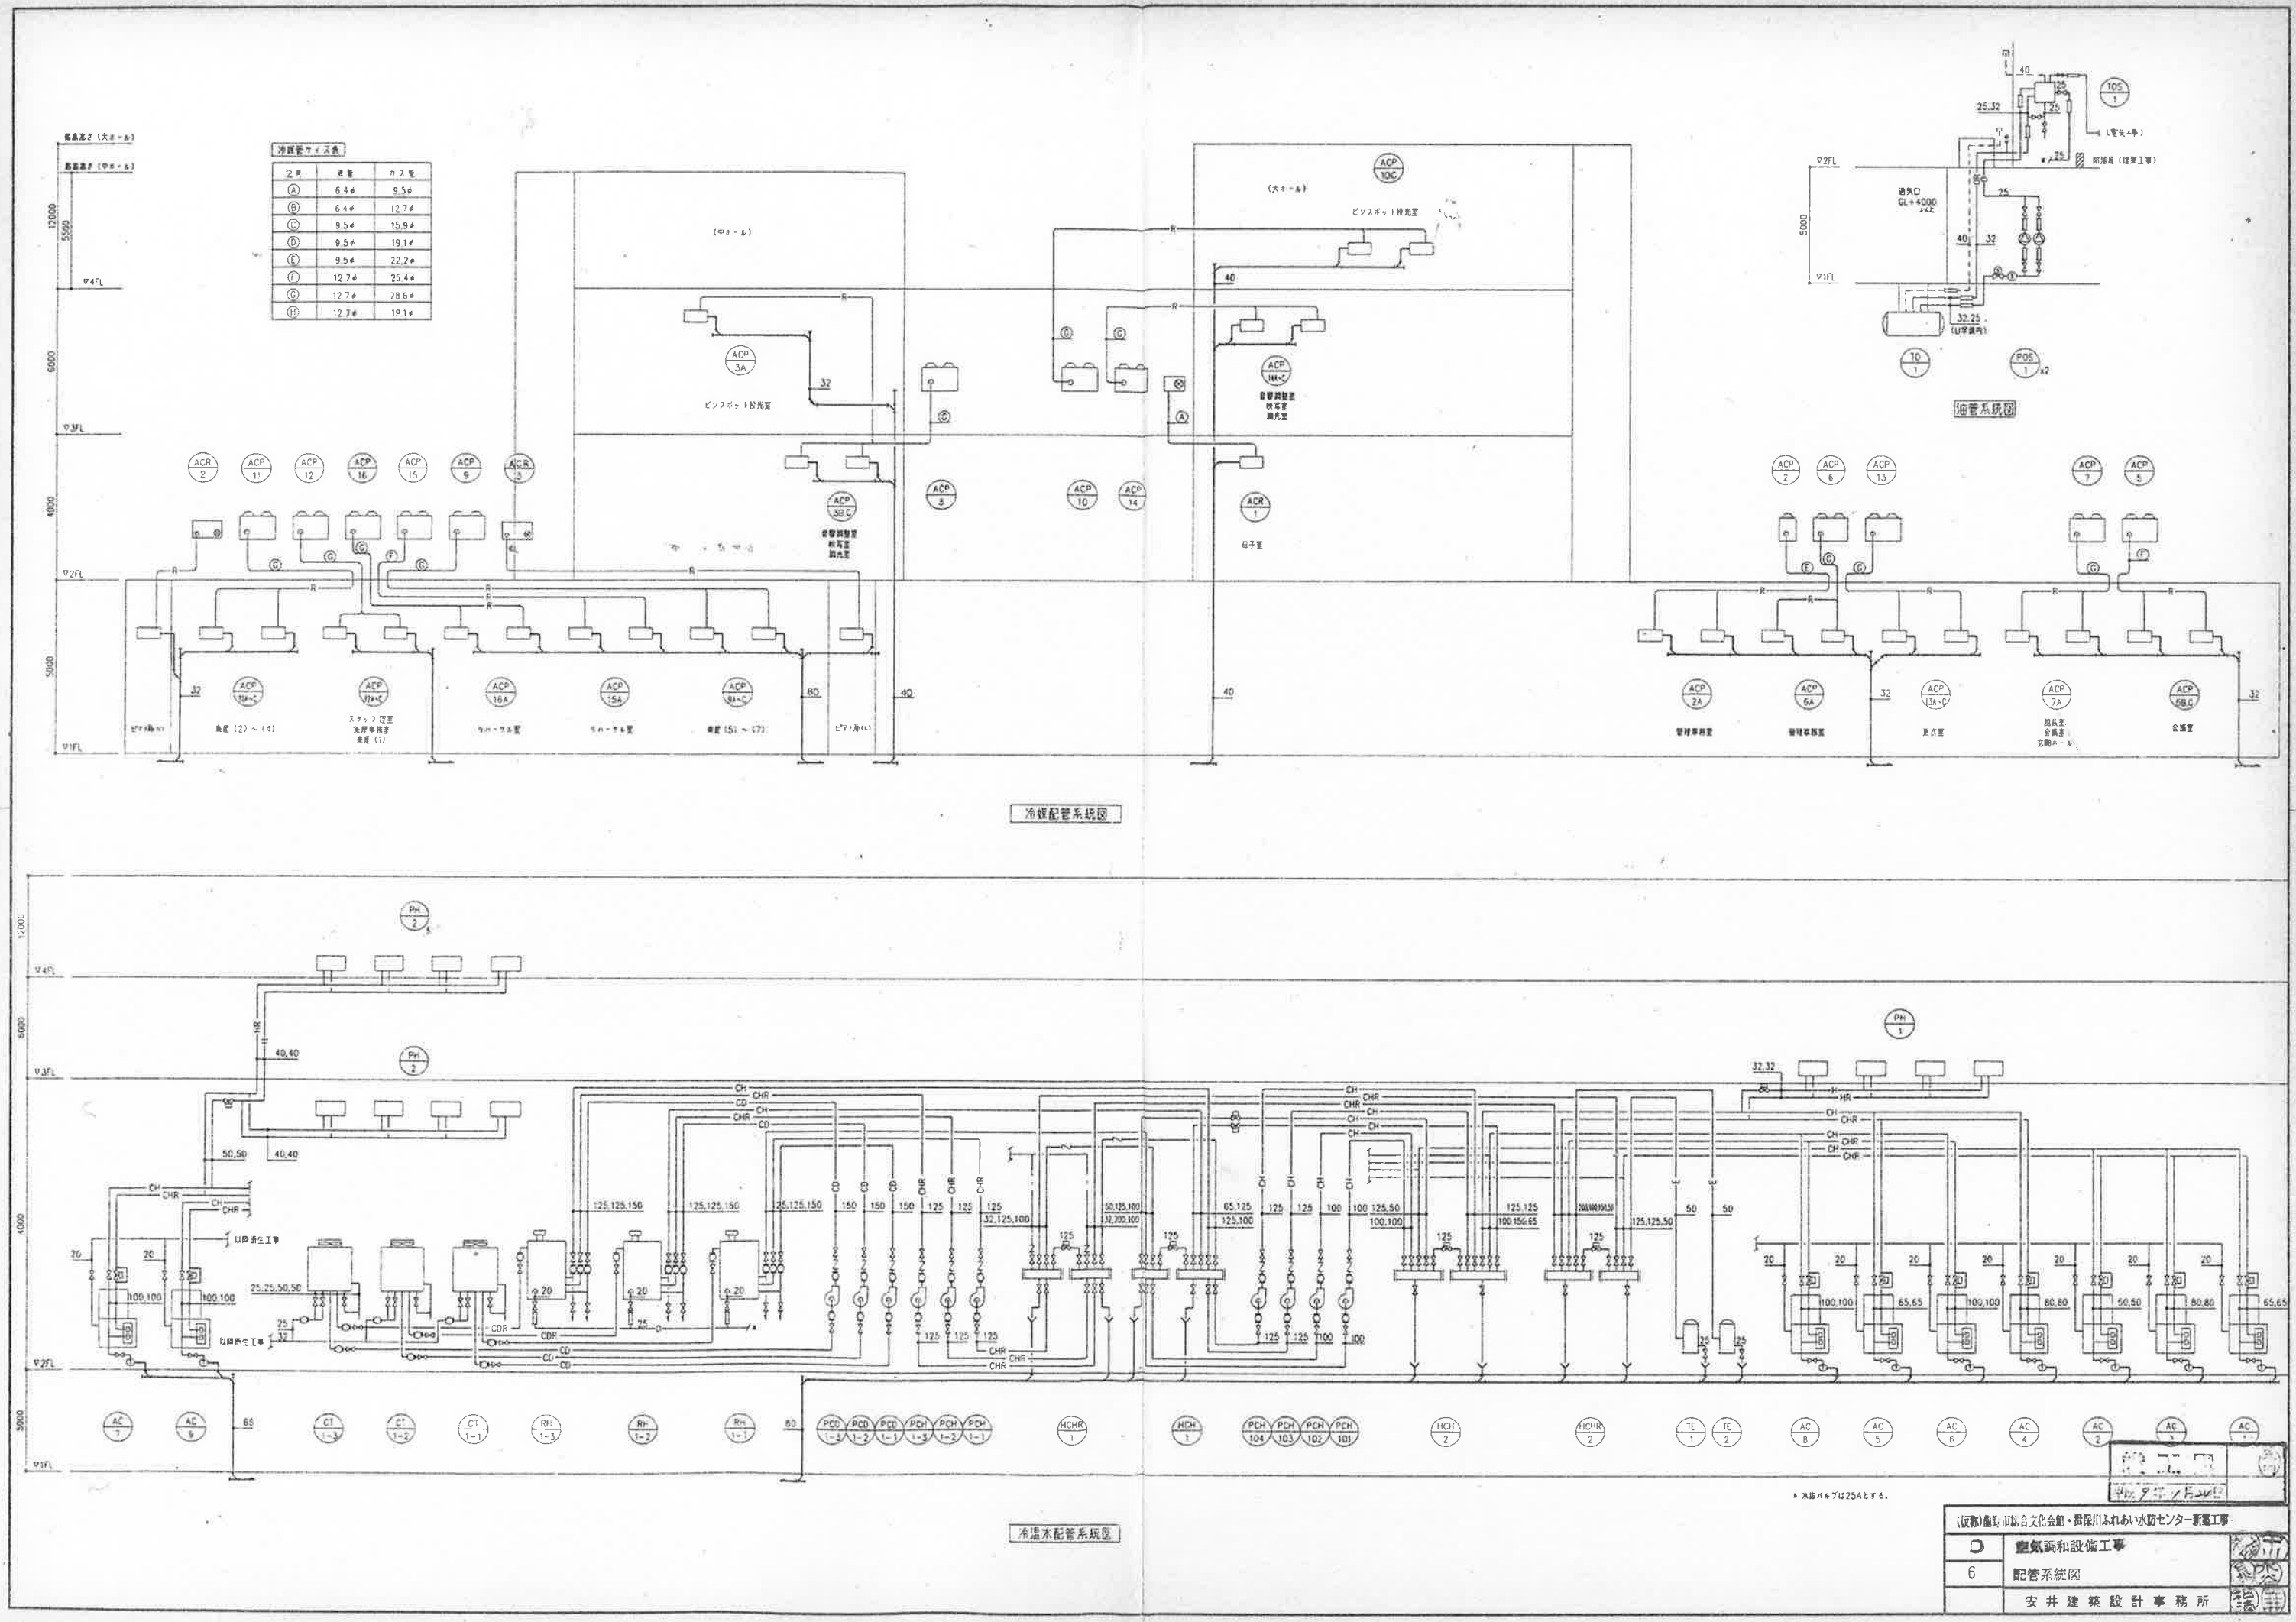


| 記号  | 管径    | 長さ    |
|-----|-------|-------|
| (A) | 6.4φ  | 9.5φ  |
| (B) | 6.4φ  | 12.7φ |
| (C) | 9.5φ  | 15.9φ |
| (D) | 9.5φ  | 19.1φ |
| (E) | 9.5φ  | 22.2φ |
| (F) | 12.7φ | 25.4φ |
| (G) | 12.7φ | 28.6φ |
| (H) | 12.7φ | 31.8φ |



（仮称）倉敷市総合文化会館・県民ふれあい防災センター新築工事

|   |        |
|---|--------|
| D | 空調設備工事 |
| 6 | 配管系統図  |

安井建築設計事務所

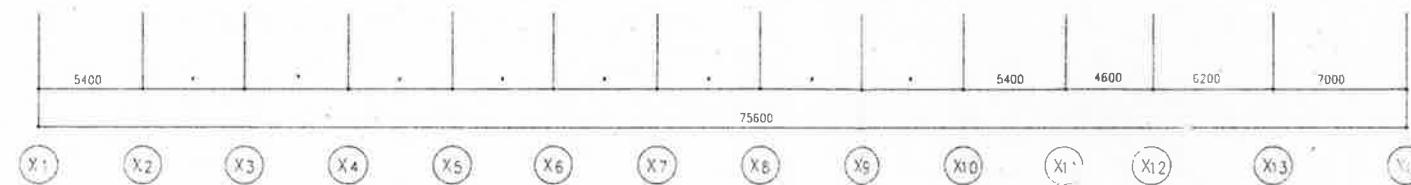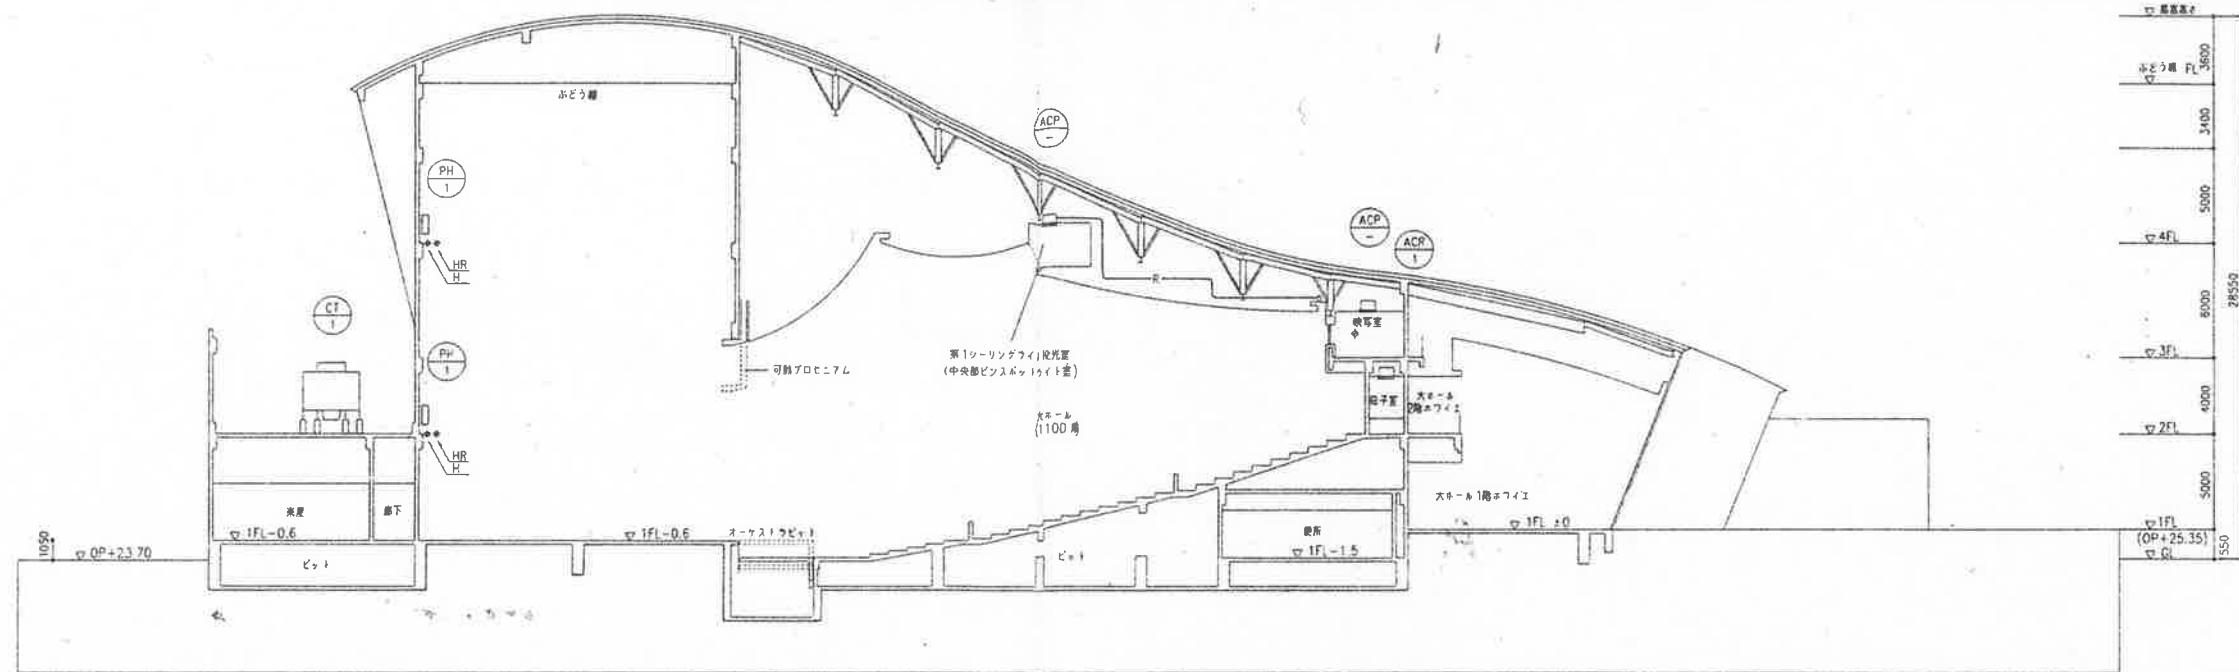


大ホール断面図

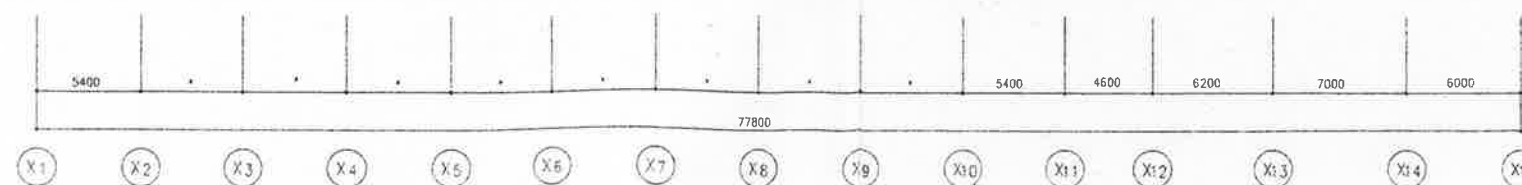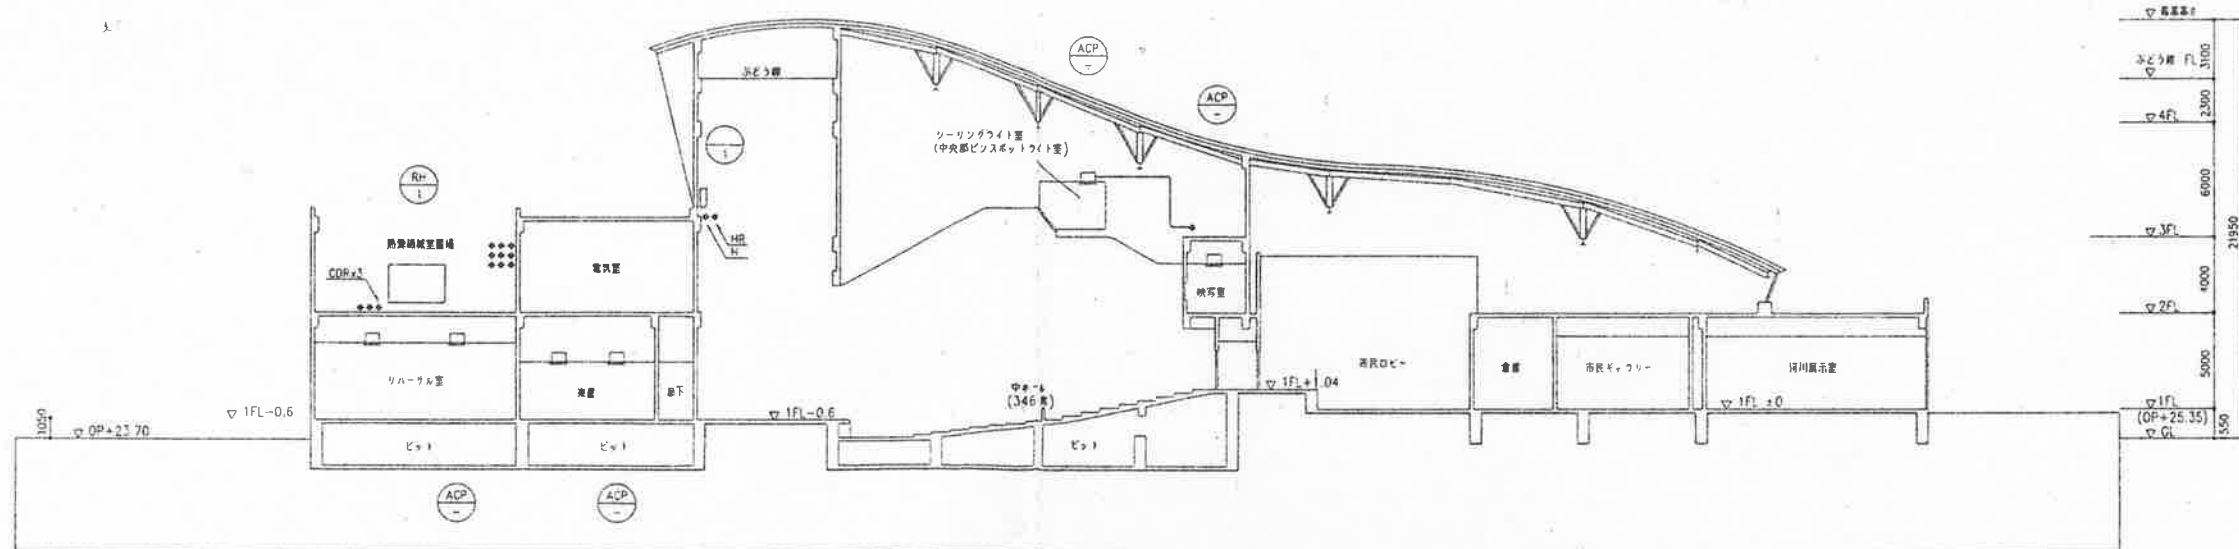

中ホール断面図


竣工図  
1993/12/14

|                               |          |       |
|-------------------------------|----------|-------|
| (仮称) 総合文化会館・呉保田ふれあい水防センター新築工事 |          |       |
| D                             | 空調網和設備工事 |       |
| 7                             | 断面図 (図例) | 1/100 |
| 安井建築設計事務所                     |          |       |

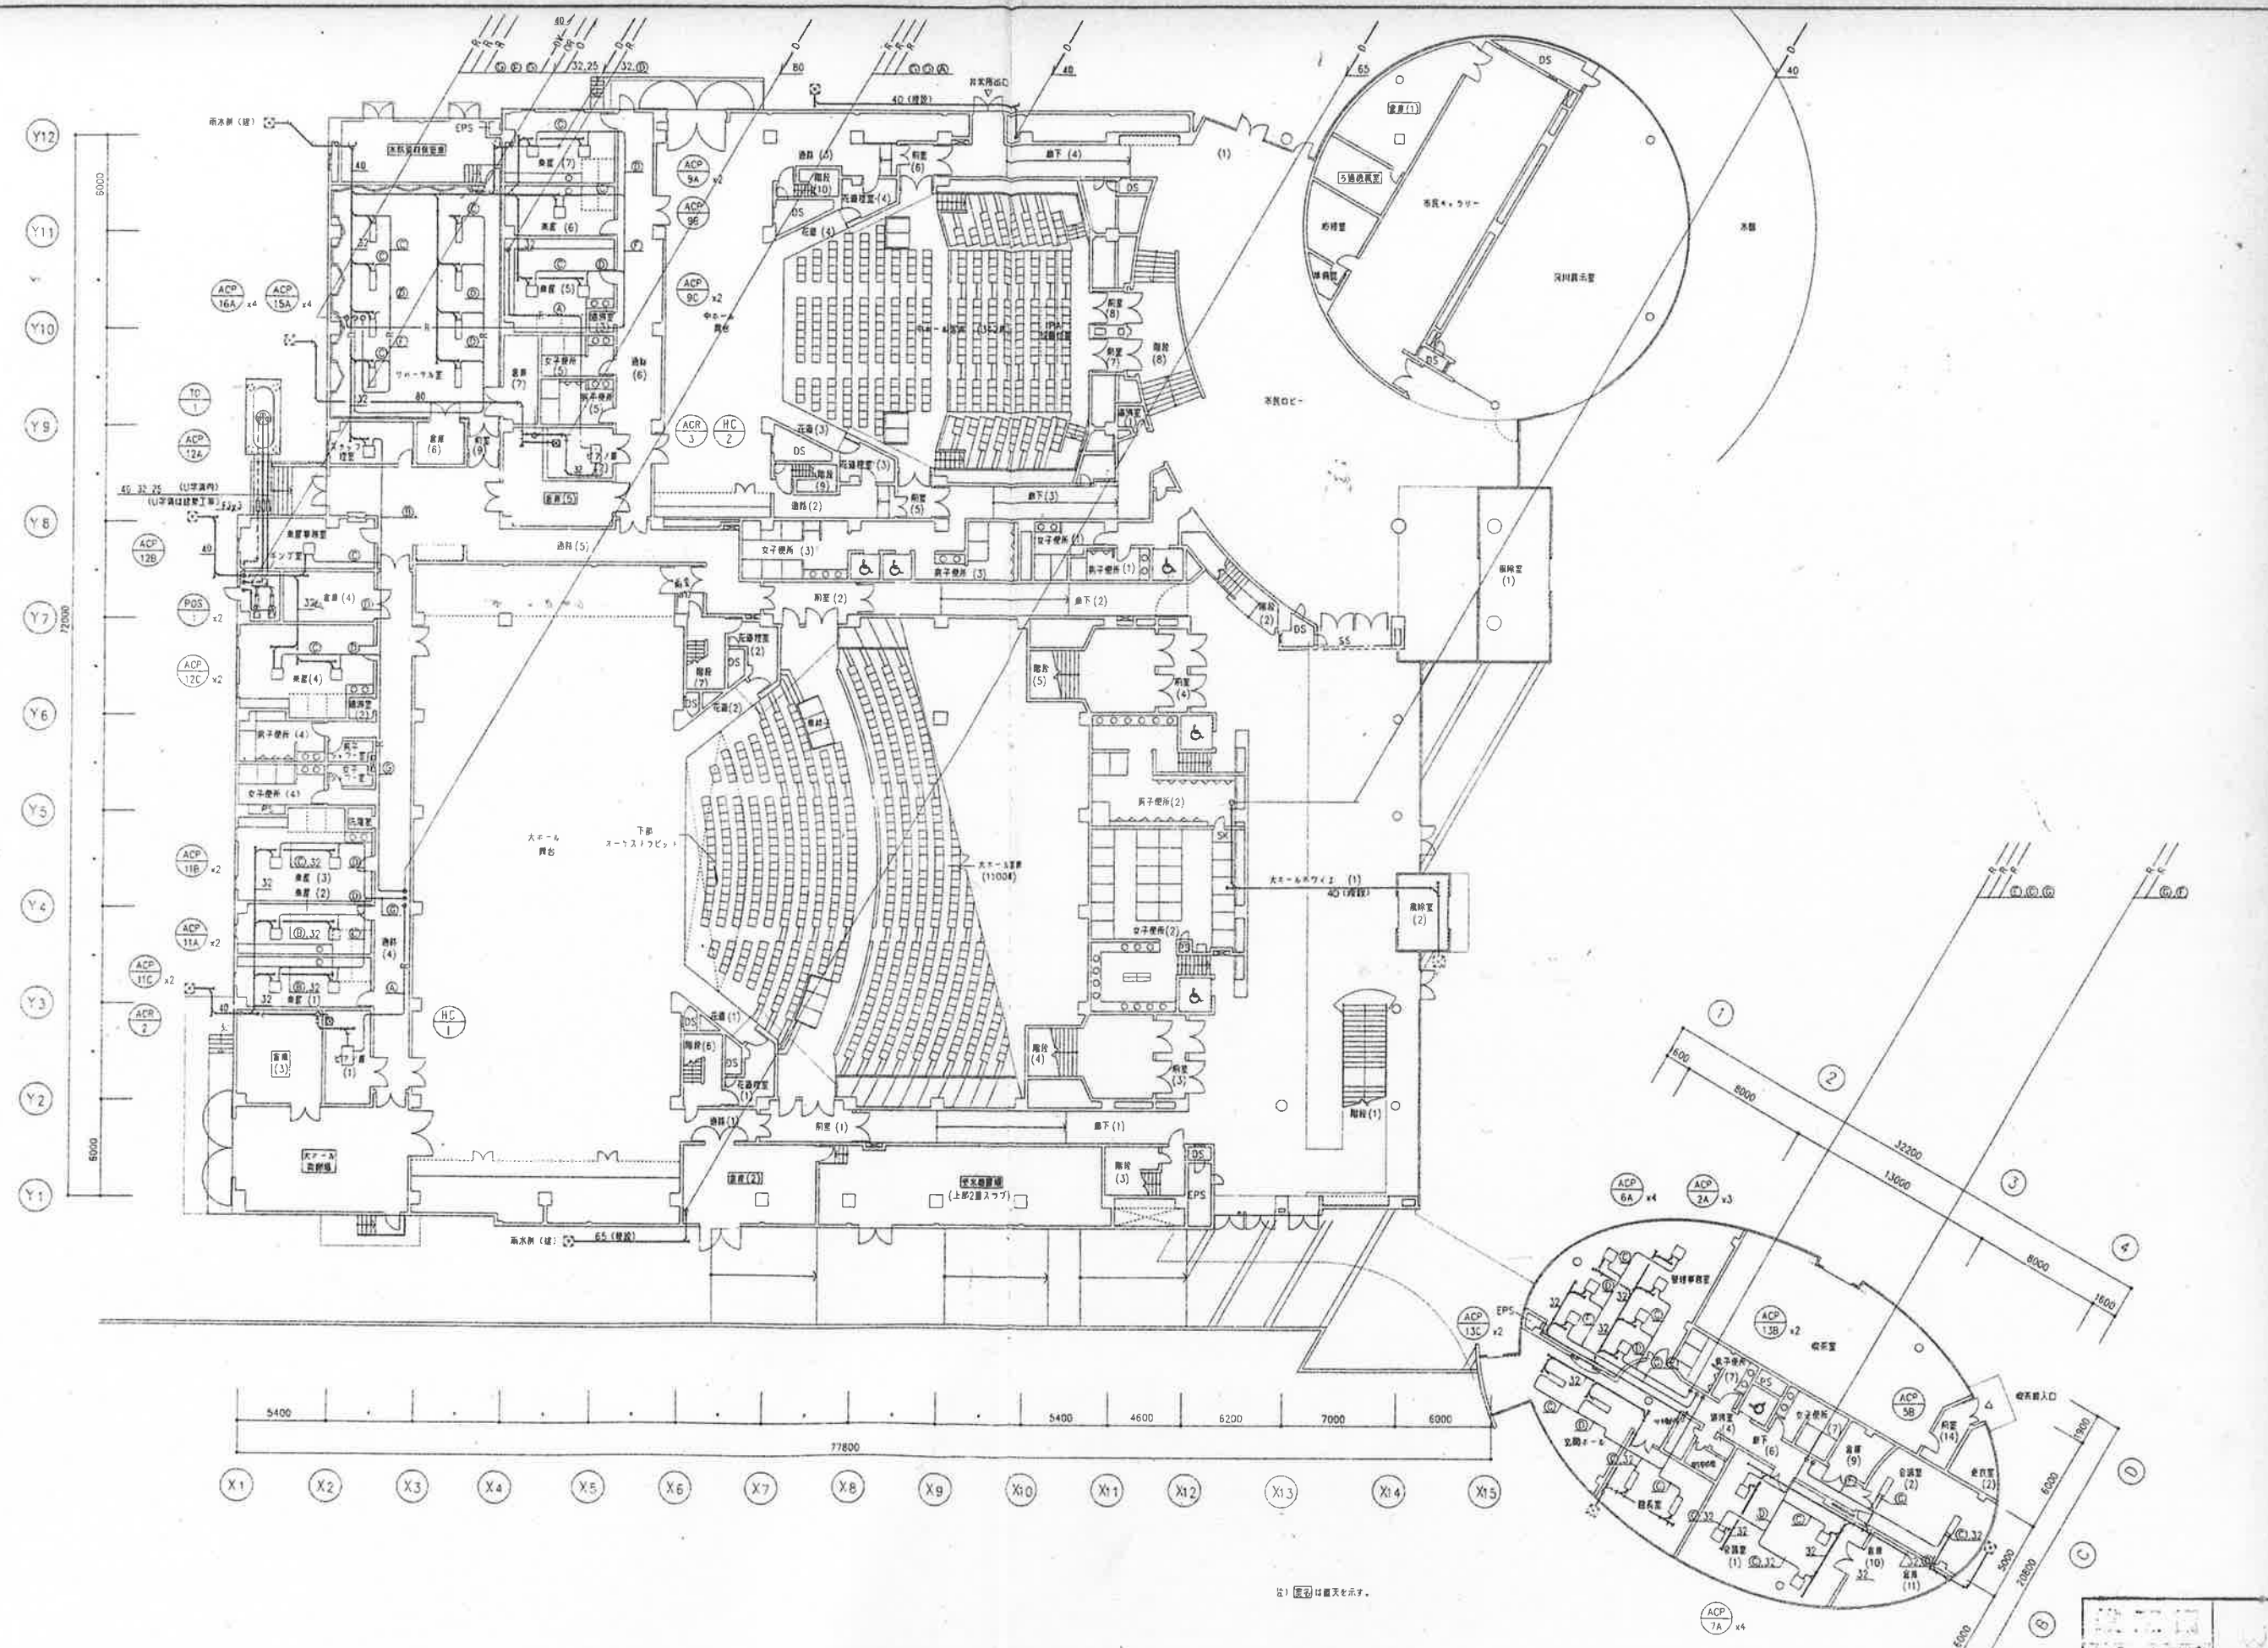

※ 図2は断面を示す。


|                                 |        |       |
|---------------------------------|--------|-------|
| （仮称）豊田県総合文化会館・豊田川はれあい水遊センター新築工事 |        |       |
| D                               | 空調設備工事 |       |
| 8                               | 1階配管図  | 1:200 |
| 安井建築設計事務所                       |        |       |

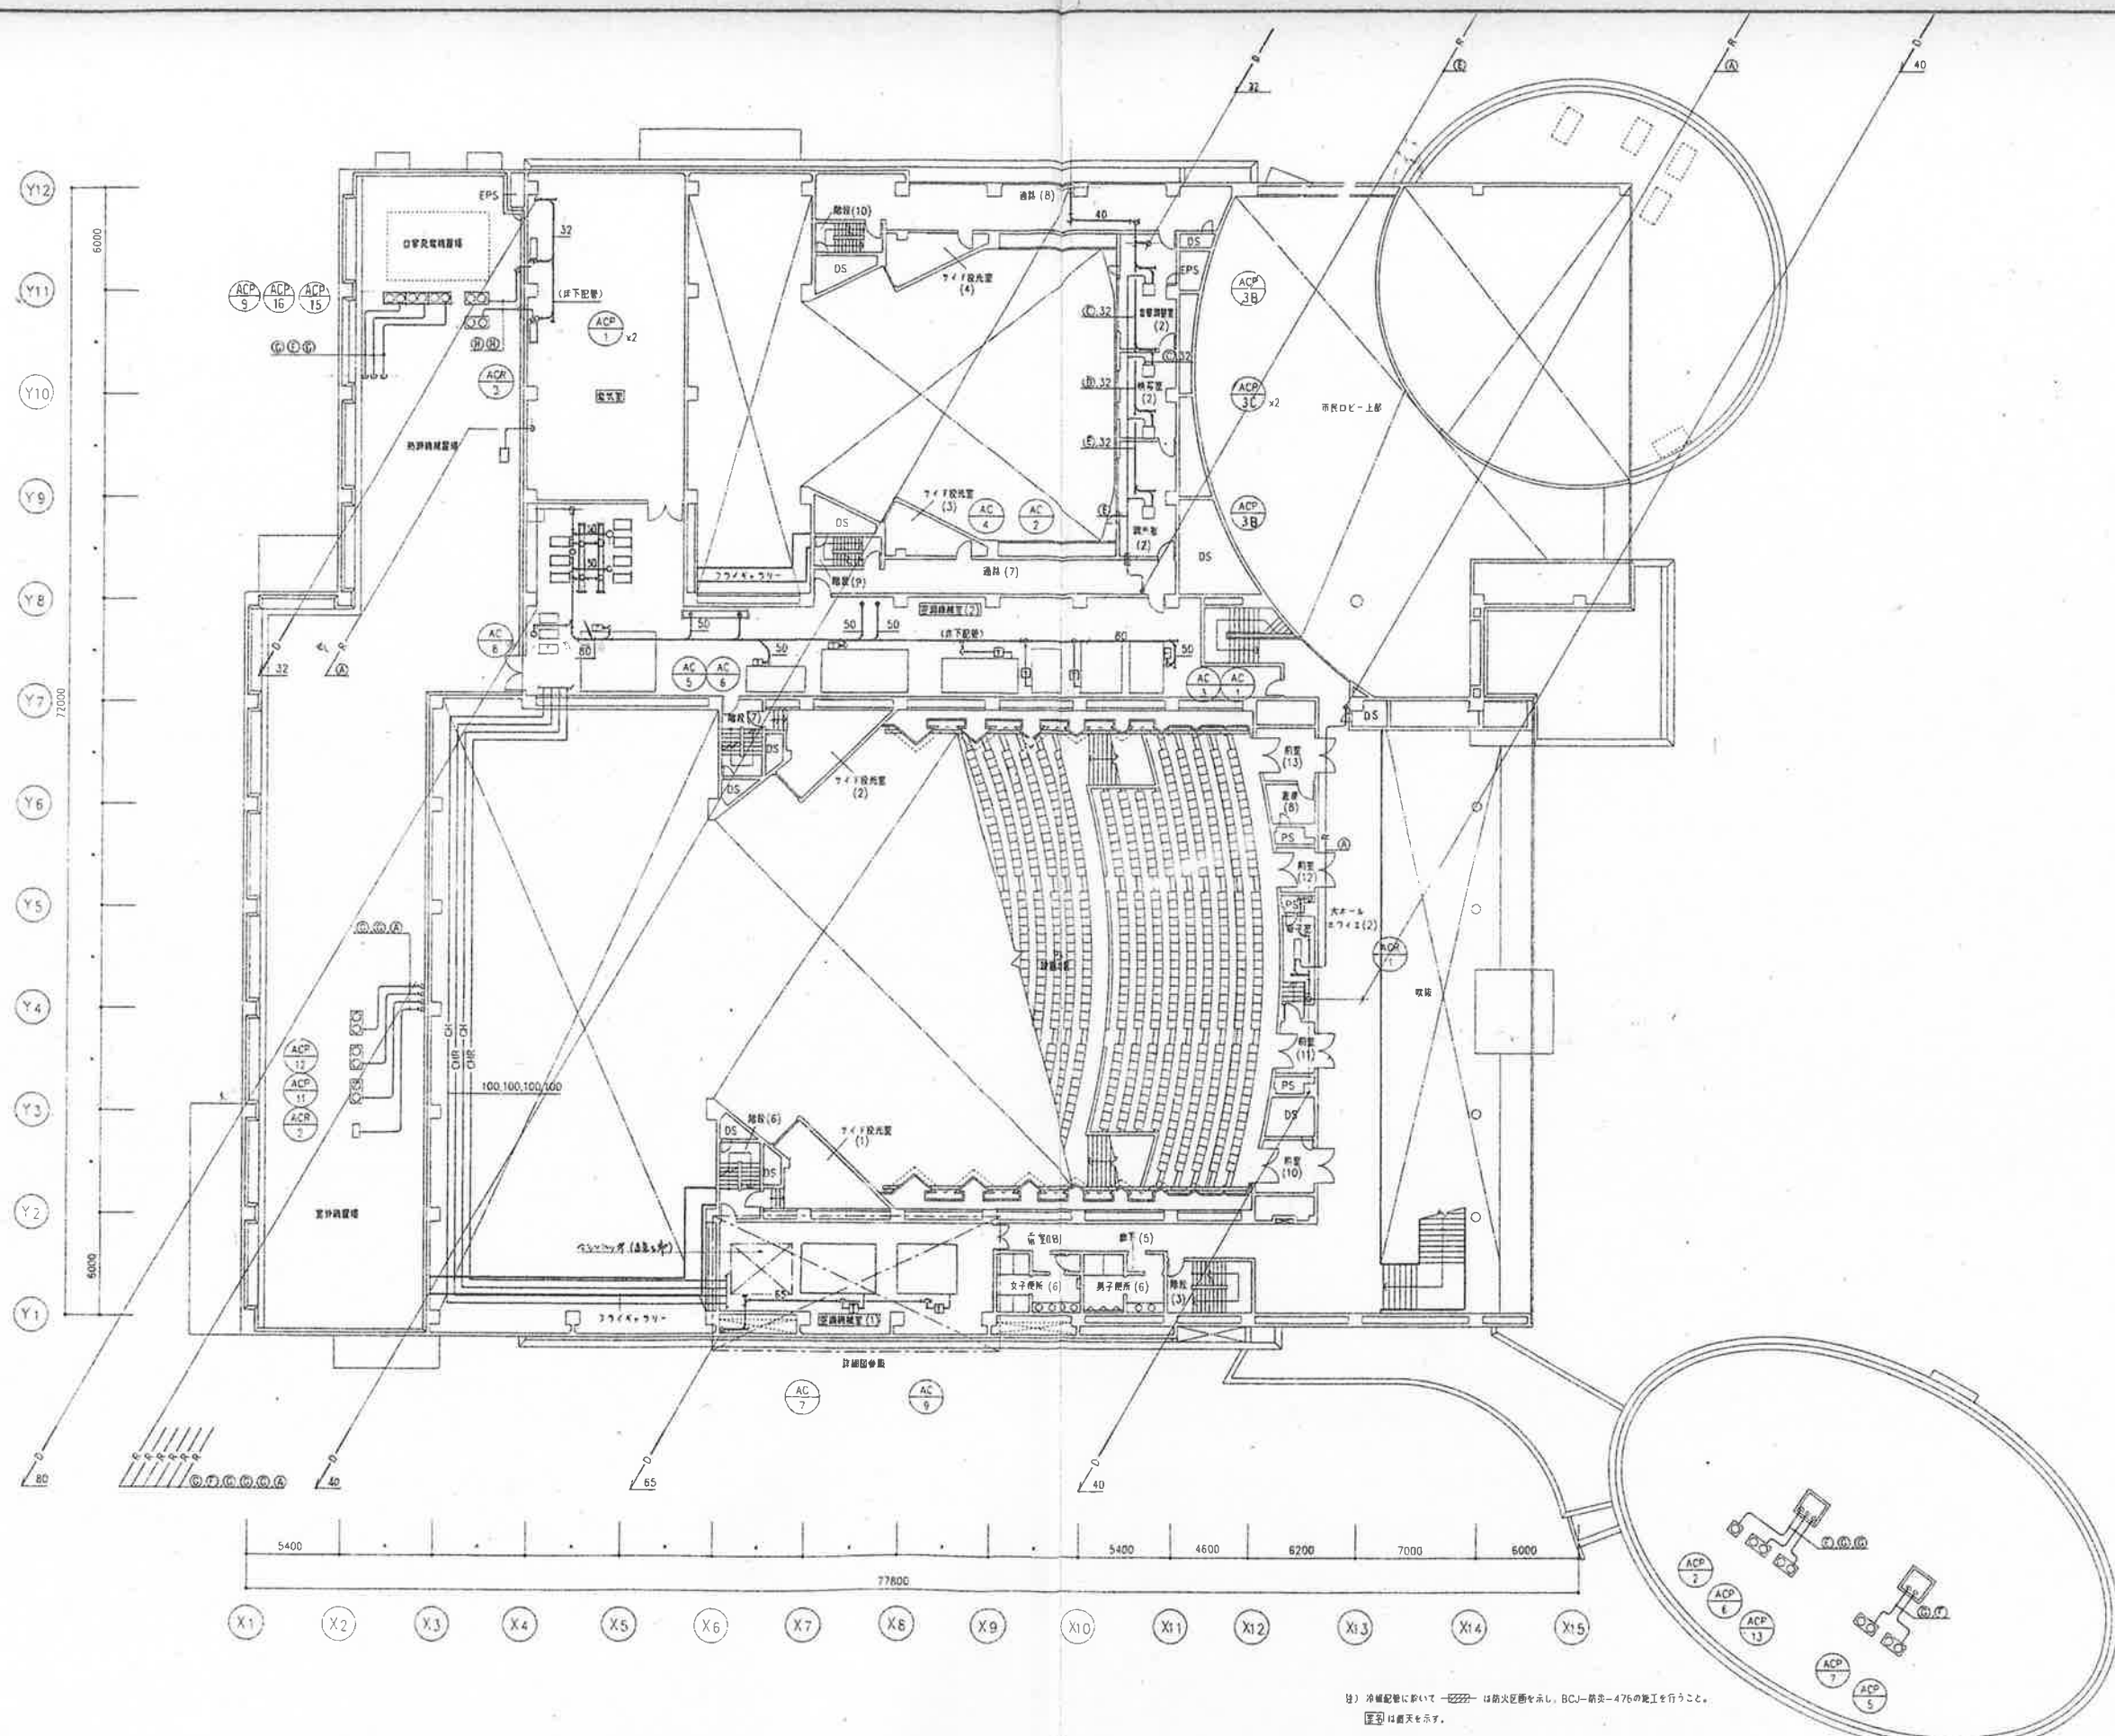

注) 冷暖配管に於いてハッチは防火区画を示し、BCU-防炎-476の施工を行うこと。  
 図例) は断熱を示す。

|                                 |          |       |
|---------------------------------|----------|-------|
| (仮称)豊野市総合文化会館・揖保川ふれあい水防センター新築工事 |          |       |
| D                               | 空調配管設備工事 |       |
| 9                               | 2階配管図    | 1:200 |
| 安井建築設計事務所                       |          |       |

Y12  
Y11  
Y10  
Y9  
Y8  
Y7  
Y6  
Y5  
Y4  
Y3  
Y2  
Y1

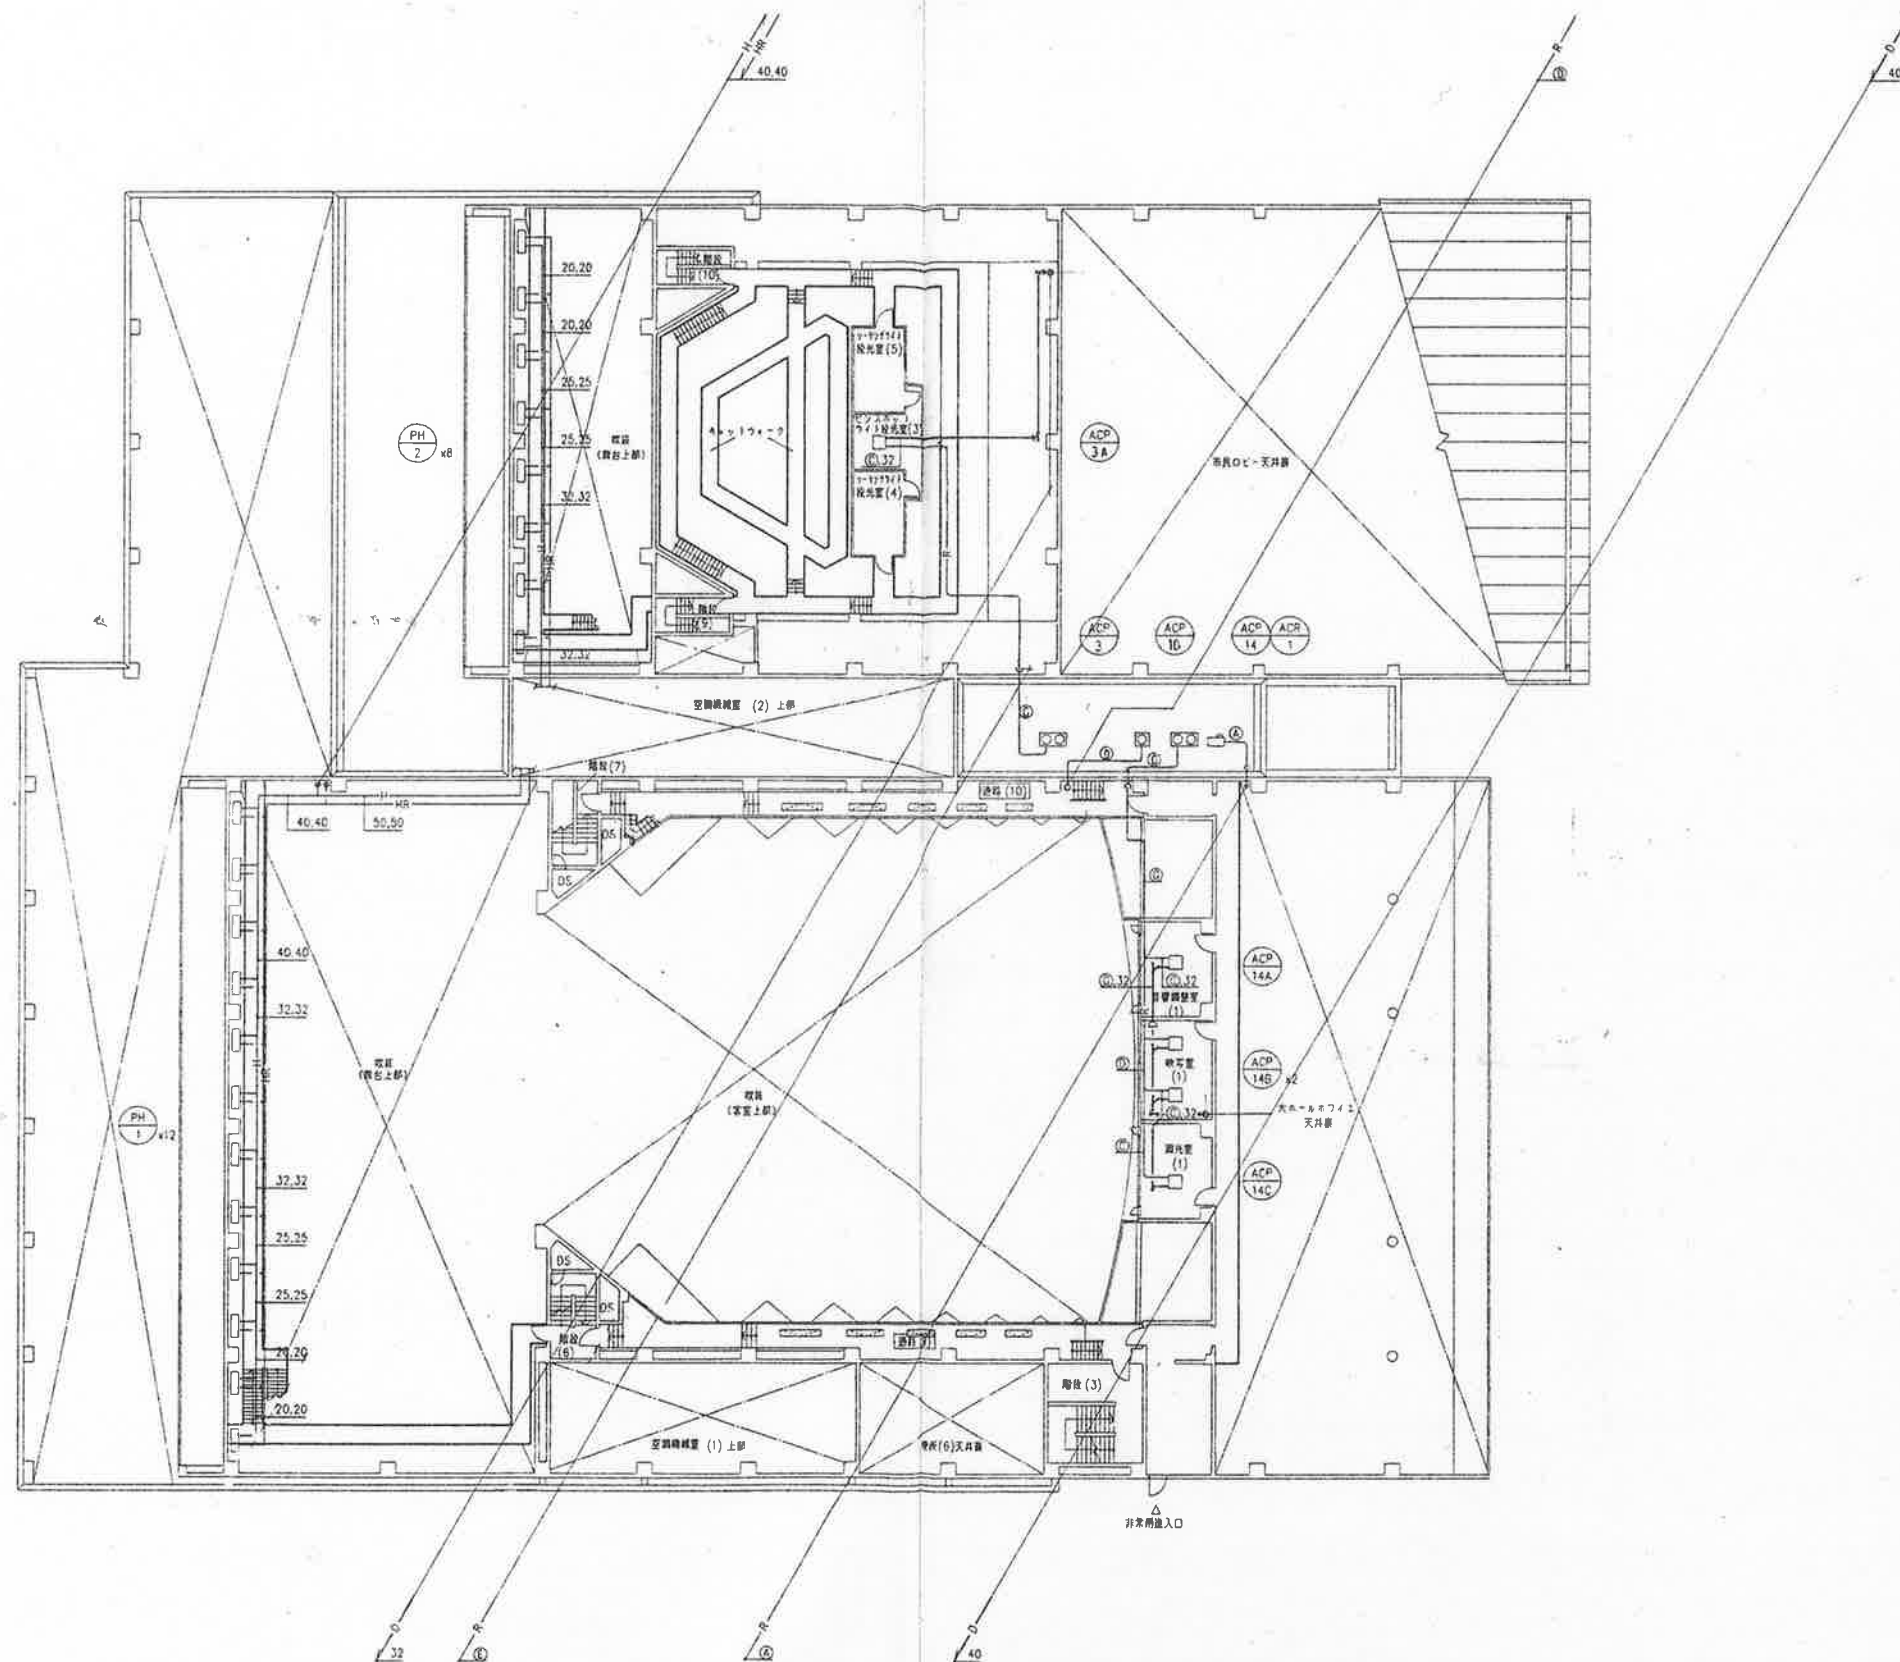

5400 67000 4600 6200 7000 6000

X3 X4 X5 X6 X7 X8 X9 X10 X11 X12 X13 X14 X15

注) 図面は縮尺を示す。

|                |             |
|----------------|-------------|
| [Logo]         |             |
| [Project Name] |             |
| D              | 空調調和設備工事    |
| 10             | 8階配管図 1:200 |
| 安井建築設計事務所      |             |